


UWAGA! W zakresie opracowania nie występują punkty państwowej osnowy geodezyjnej I-III klasy
MAPA DO CELÓW PROJEKTOWYCH Skala 1:500
 Opracowanie w wyniku projektu
 Oznaczenie obszaru aktualizacji
 Oznaczenie obszaru aktualizacji

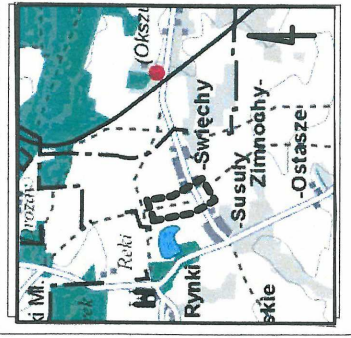


Usługi Geodezyjne
 mgr inż. Dariusz Polakowski
 18-100 Łapy, ul. Świerkowa 9
 NIP 966-064-16-61
 Upr. 12077

[Signature]
 Z urz. Starosty

2019-01-10
 Wydział Geodezji i Kartograficznego

Jednostka: 2002105 Gmina Suraż	państwowa geodezji i kartograficznego
Obręb: 009_010 mnochy Suszy, Zimnochy Święchy	czym prowadzący
Arkusze 1/1	osoba geodezyjna
Klasyfikacja: Klasyfikacja: Kronstadt 60 PIM: 9999	identyfikator widocznego
	materiału zasobu
	Data wpisania operatu
	materiałów zasobu
	Inne i Nazwiska osoby
	reprezentującej organ

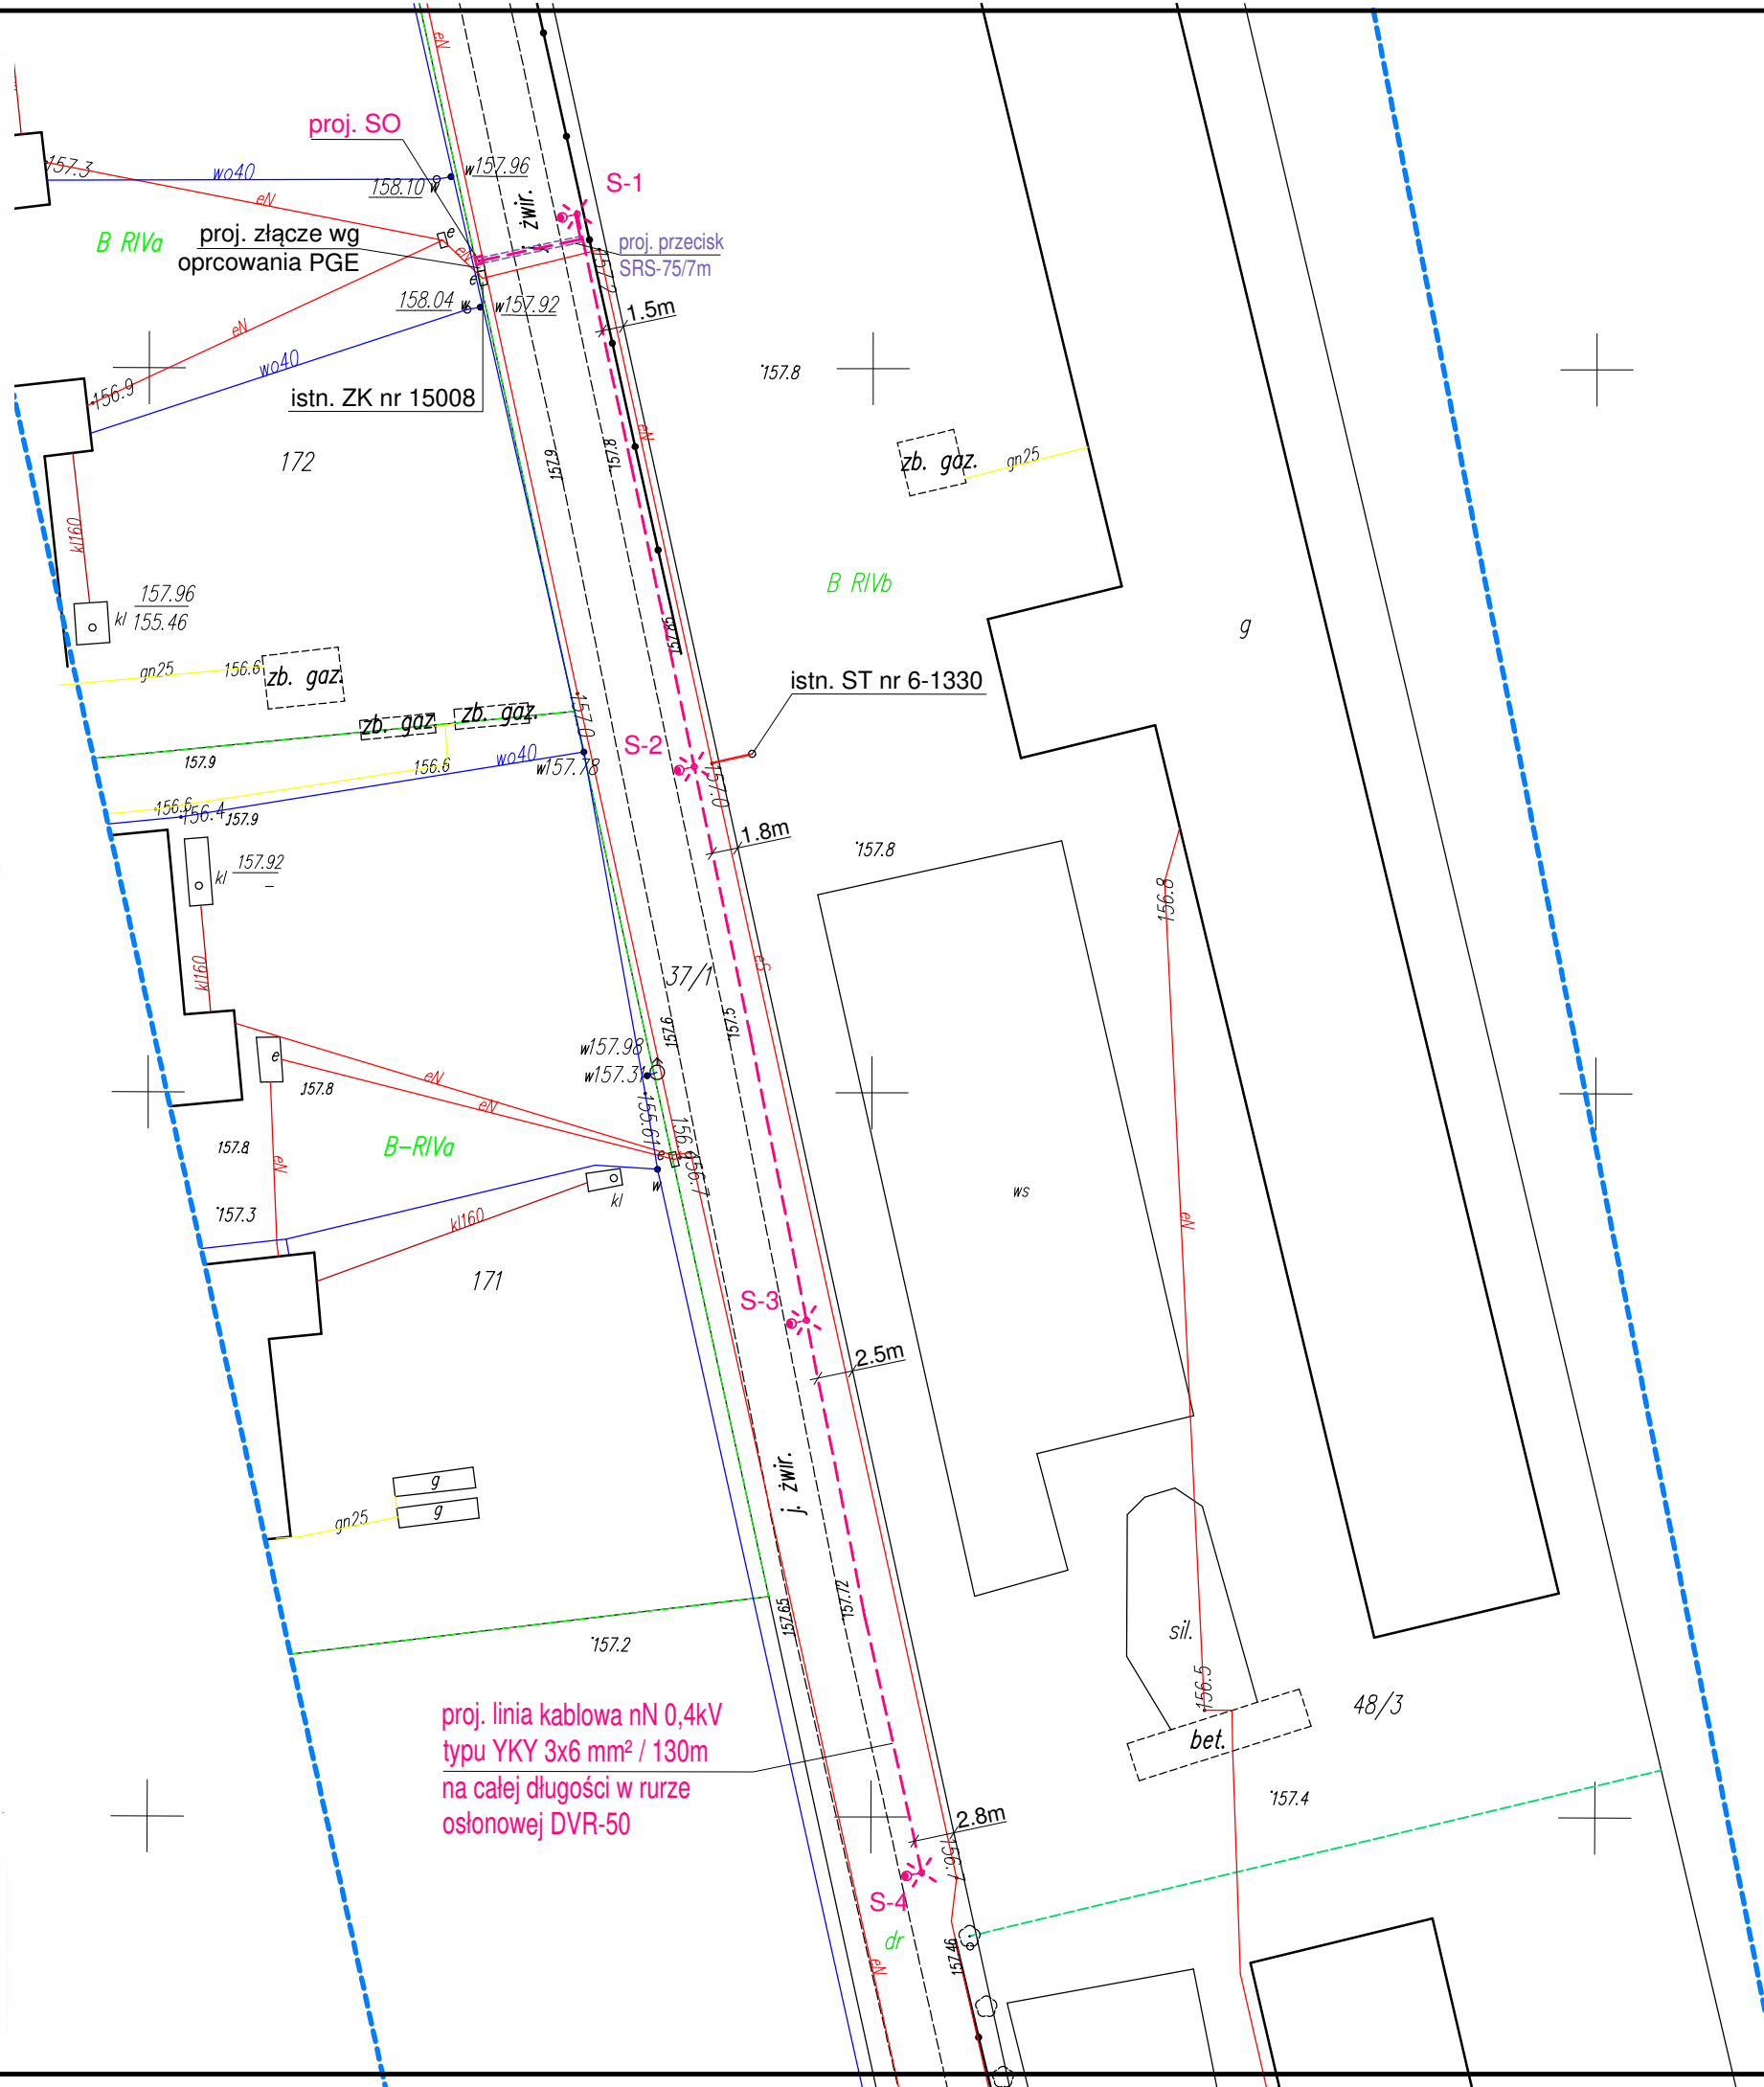

proj. linia kablowa nN 0,4kV
 typu YKY 3x6 mm² / 130m
 na całej długości w rurze
 osłonowej DVR-50

	Opis projektowanych urządzeń
---	energetyczna kablowa nN 0.4 kV oświetleniowa
☼	słup oświetleniowy stalowy 7m
proj. SO □	proj. szafka sterowania oświetleniem

UZGODNIENIE Z INWESTOREM
 Usytuowanie słupów i trasę linii kablowej nN 0,4 kV
 oświetlenia ulicznego w pasie drogowym
 uzgadniam pozytywnie.

BURMISTRZ SURAZA

[Signature]
 mgr inż. Marek Łapiński

Stadium	PROJEKT BUDOWLANY
Nazwa opracowania	Budowa linii elektroenergetycznej kablowej nN 0,4 kV do celów oświetlenia ulicznego we wsi Zimnochy-Swięchy.
Adres budowy	wieś: ZIMNOCHY-SWIĘCHY, gmina: Suraż, powiat: białostocki, województwo: podlaskie,
Rysunek 1 Arkusz 1	PROJEKT ZAGOSPODAROWANIA TERENU skala 1:500
INWESTOR:	GMINA SURAZ ul. 11 Listopada 16, 18-105 Suraż
Pracownia:	ELMAK Maciej Czech, tel. 501521345, email: elmak.mc@wp.pl
Projektant	ADAM PERKOWSKI upr. bud. nr PDL/0141/PWBE/18
Sprawdzający	MACIEJ CZECH upr. bud. nr PDL/0074/P00E/09
Branża	Elektryczna
	data: 20 wrzesień 2019 r.
PROJEKT CHRONIONY PRAWEM AUTORSKIM	